

**ZARZĄDZENIE NR 41**  
**PREZYDENTA MIASTA TORUNIA**  
**Z DNIA...1.03.2023r**

**w sprawie obciążenia nieruchomości stanowiącej własność Gminy Miasta Toruń, położonej w Toruniu przy ul. Wały gen. Sikorskiego 1-13, służebnością przesyłu**

Na podstawie art. 30 ust.1 ustawy z dnia 8 marca 1990 roku o samorządzie gminnym (tj. Dz. U. z 2023 r., poz. 40) i § 3 ust. 2 uchwały nr 547/09 Rady Miasta Torunia z dnia 30 kwietnia 2009 roku w sprawie zasad obciążania służebnościami gruntowymi i przesyłu nieruchomości należących do zasobu nieruchomości Gminy Miasta Toruń (Dz. Urz. Woj. Kuj.-Pom. z 2021 r., poz. 3172)

**zarządza się, co następuje:**

§ 1.1. Ustanowić służebność przesyłu na rzecz przedsiębiorcy – ENERGA OPERATOR S.A. z siedzibą w Gdańsku przy ul. Marynarki Polskiej 130, 80-557 Gdańsk, Oddział w Toruniu z siedzibą w Toruniu przy ul. Gen. Bema 128, na nieruchomości będącej własnością Gminy Miasta Toruń, znajdującej się w obrębie 14 oznaczonej geodezyjnie jako działka nr 2/6 położona przy ul. Wały gen. Sikorskiego 1-13, zapisanej w KW nr TO1T/00033090/7, która będzie wykonywana pasem gruntu o łącznej powierzchni 32 m<sup>2</sup> i polegała będzie na prawie do:

- 1) wybudowania i trwałego utrzymywania: linii kablowej SN 15kV (długości 10 m) służącej do przesyłu energii elektrycznej wraz z pasem technologicznym oraz dwóch złączy kablowych SN 15kV o wymiarach 2,5 m x 1,3 m oraz 2,8 m x 1,3 m z przebiegiem określonym na załączniku mapowym;
  - 2) korzystania z nieruchomości obciążonej w zakresie niezbędnym do dokonywania konserwacji, remontów, modernizacji, usuwania awarii, przebudowy urządzeń i instalacji elektroenergetycznych (jak również usytuowania w przyszłości kolejnych wyprowadzeń linii, w obszarze nieruchomości zajętych dotychczas przez urządzenia elektroenergetyczne), wraz z prawem wejścia i wjazdu na teren odpowiednim sprzętem przez pracowników przedsiębiorcy oraz przez wszystkie podmioty i osoby, którymi przedsiębiorca posługuje się w związku z prowadzoną działalnością.
2. Prace powyższe należy wykonać w uzgodnieniu z Wydziałem Środowiska i Ekologii oraz Wydziałem Gospodarki Komunalnej Urzędu Miasta Torunia.
3. Przedsiębiorca, na rzecz którego ustanowiono służebność, zobowiązany będzie przywrócić nieruchomość do stanu poprzedniego, niezwłocznie po zakończeniu czynności, o których mowa w § 1 ust. 1, przy czym nie wyłącza to odpowiedzialności za szkody na zasadach ogólnych.
4. Służebność ustanowić odpłatnie za jednorazowym wynagrodzeniem w kwocie brutto 19 680,00 zł (słownie: dziewiętnaście tysięcy sześćset osiemdziesiąt złotych 00/100), obejmującym wynagrodzenie w kwocie 16 000,00 zł, powiększone o 23% VAT w kwocie 3 680,00 zł.

§ 2. Wykonanie zarządzenia powierza się Dyrektorowi Wydziału Gospodarki Nieruchomościami.

§ 3. Zarządzenie wchodzi w życie z dniem podpisania.

Prezydent Miasta Torunia

Michał Zaleski


DYREKTOR  
Wydziału Gospodarki Nieruchomościami

Kamila Popieła

RADA PRAWNY

Rafał Rojek  
T. 1035

# Załącznik do Zarządzenia PMT NR..... z dnia ..... 2023r.....

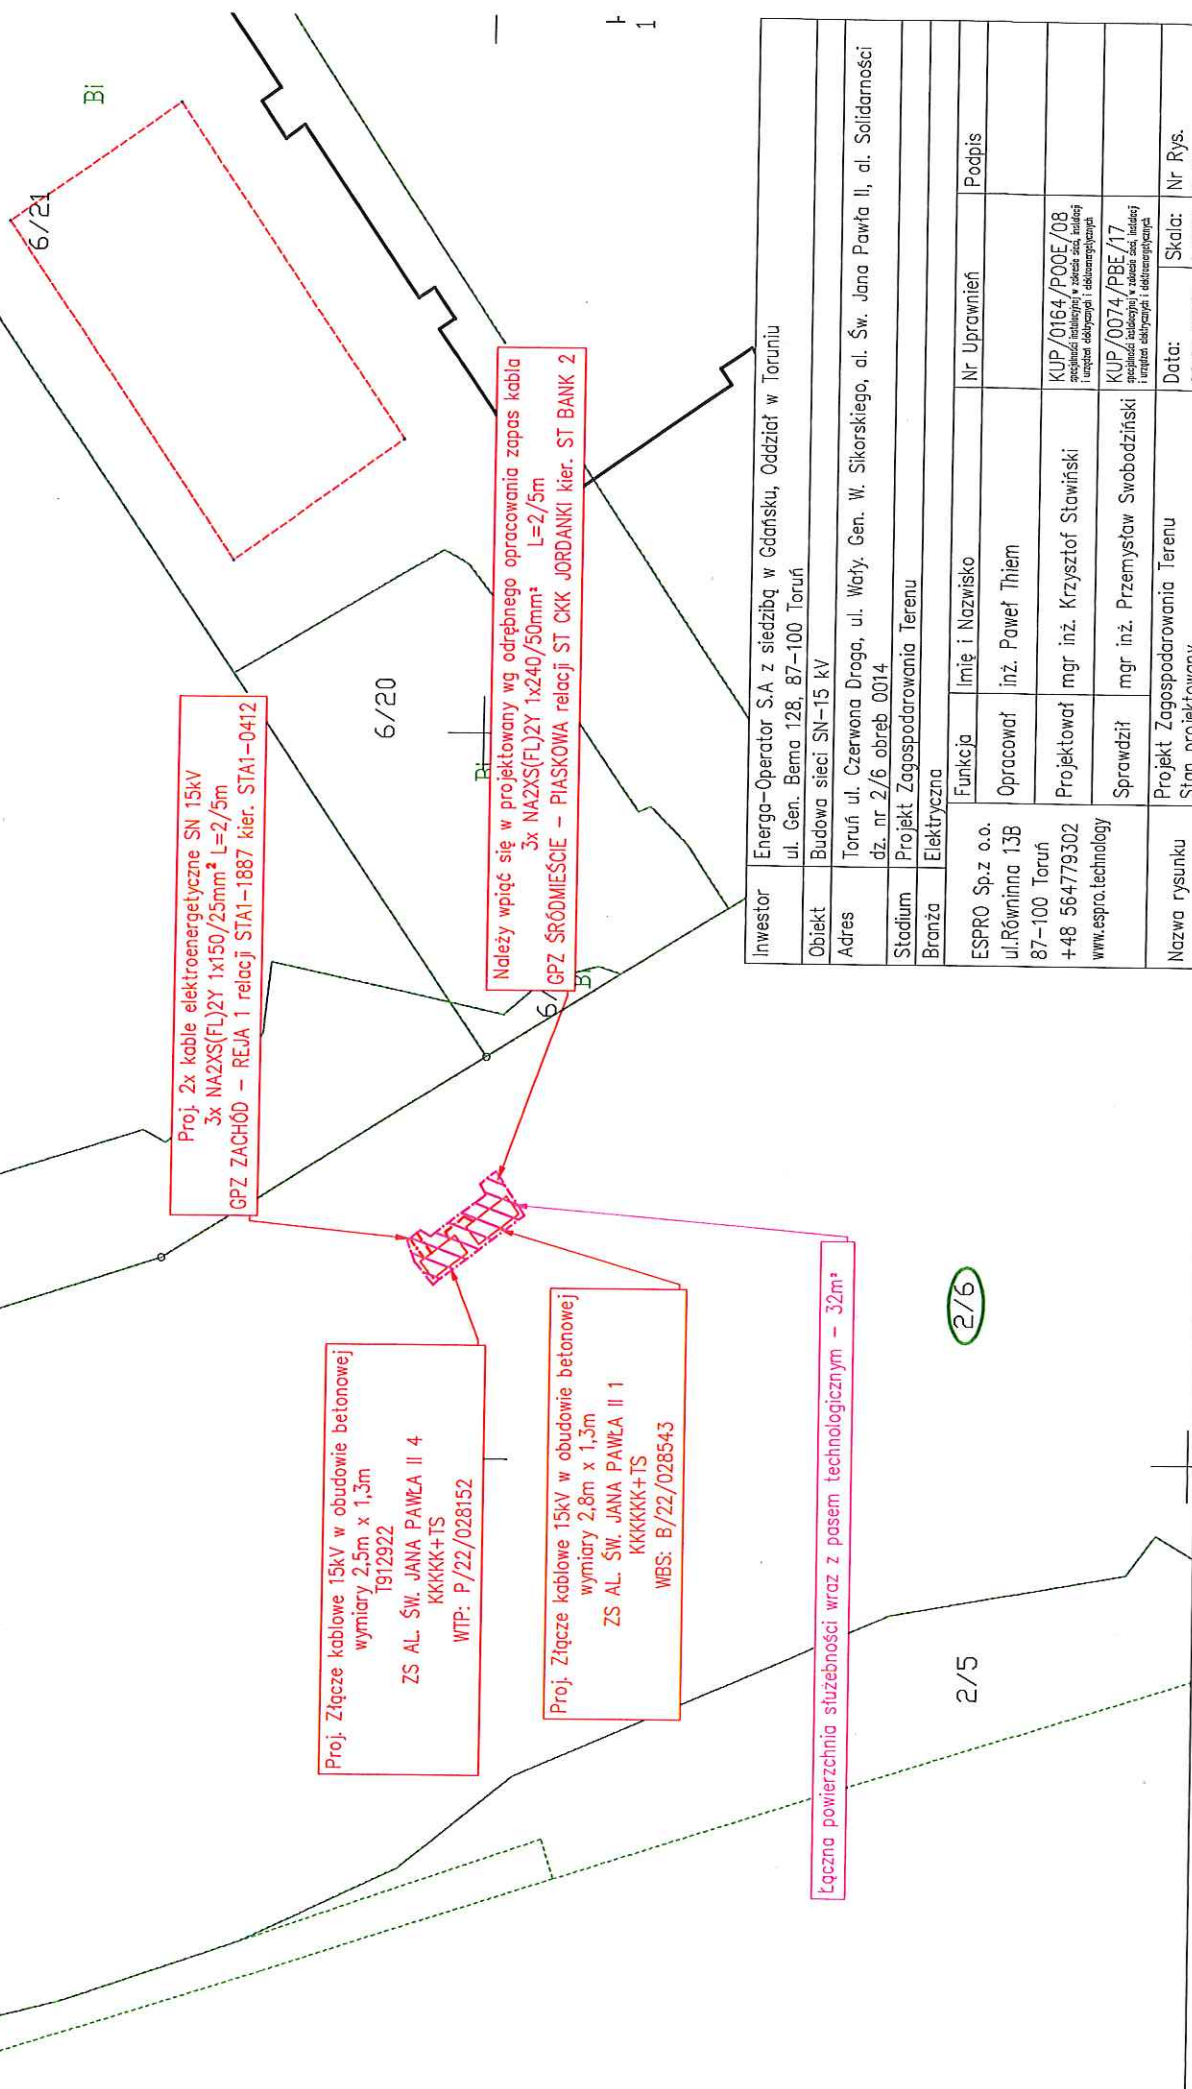

Proj. 2x kable elektroenergetyczne SN 15kV  
3x NA2XS(FL)2Y 1x150/25mm<sup>2</sup> L=2/5m  
GPZ ZACHÓD – REJA 1 relacji STAI-1887 kier. STAI-0412

Należy wpiąć się w projektowany wg odrębnego opracowania zapas kabla  
3x NA2XS(FL)2Y 1x240/50mm<sup>2</sup> L=2/5m  
GPZ ŚRÓDMIEŚCIE – PIASKOWA relacji ST CKK JORDANKI kier. ST BANK 2

Proj. Złącze kablowe 15kV w obudowie betonowej  
wymiary 2,5m x 1,3m  
T912922  
ZS AL. ŚW. JANA PAWEŁA II 4  
KKKKK+TS  
WTP: P/22/028152

Proj. Złącze kablowe 15kV w obudowie betonowej  
wymiary 2,8m x 1,3m  
ZS AL. ŚW. JANA PAWEŁA II 1  
KKKKK+TS  
WBS: B/22/028543

Łączna powierzchnia służebności wraz z pasem technologicznym – 32m<sup>2</sup>

Inwestor	Energia-Operator S.A z siedzibą w Gdańsku, Oddział w Toruniu ul. Gen. Bema 128, 87-100 Toruń		
Objekt	Budowa sieci SN-15 kV		
Adres	Toruń ul. Czerwona Droga, ul. Wały. Gen. W. Sikorskiego, al. Św. Jana Pawła II, al. Solidarności dz. nr 2/6 obręb 0014		
Stadium	Projekt Zagospodarowania Terenu		
Branża	Elektryczna		
ESPRO Sp.z o.o. ul. Równinna 13B 87-100 Toruń +48 564779302 www.espro.technology	Funkcja	Imię i Nazwisko	Nr Uprawnień
	Opracował	inż. Paweł Thiem	Podpis
	Projektował	mgr inż. Krzysztof Stawiński	KUP/0164/POOE/08 specjalności inżynierskiej w zakresie socj. inżynierii i urządzeń elektrycznych i elektroenergetycznych
	Sprawdził	mgr inż. Przemysław Swobodziński	KUP/0074/PBE/17 specjalności inżynierskiej w zakresie socj. inżynierii i urządzeń elektrycznych i elektroenergetycznych
Nazwa rysunku	Projekt Zagospodarowania Terenu Stan projektowany		Data: 09.09.2022 Nr Rys. E-01 Skala: 1:500