


MAPA DO CELÓW PROJEKTOWYCH  
SKALA 1:500

Układ odniesienia: PL-ETRF89, układ wsp. płaskich: PL-2000 strefa 6 (18°), układ wys.: PL-EVRF2007-NH

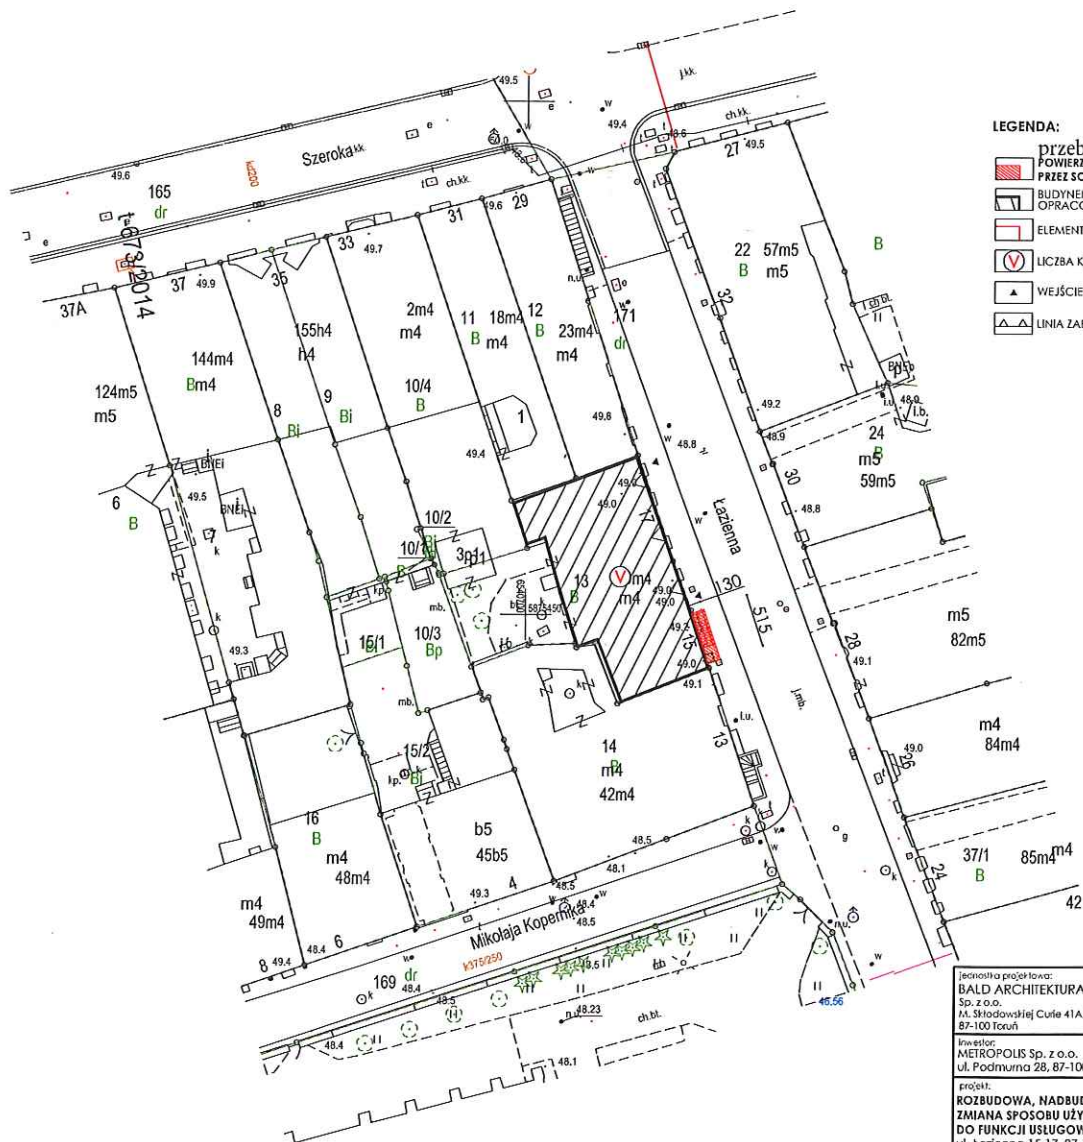

LEGENDA:

- przebieg służebności POWIERZCHNIA ZAJMOWANA PRZEZ SCHODY P = 6,70 m<sup>2</sup>
- BUDYNEK OBJĘTY OPRACOWANIEM
- ELEMENTY PROJEKTOWANE
- LICZBA KONDYGNACJI
- WEJŚCIE DO BUDYNKU
- LINIA ZABUDOWY

Oświadczam, świadom odpowiedzialności karnej, że przekazana do PODGiK w Toruniu dokumentacja powstała w wyniku pracy geodezyjnej WGiK.6640.1252.2022 uzyskała pozytywny wynik weryfikacji w dniu 22.08.2022 r.  
Protokół weryfikacji Nr WGiK.6640.1252.2022\_14556

Wykonawca:

|   |   |
|---|---|
| jednostka projektowa:<br><b>BALD</b><br>ARCHITEKTURA<br>Sp. z o.o.<br>ul. Sikorskiej Ciole 41A/B<br>87-100 Toruń  |   |
| Inwestor:<br>METROPOLIS Sp. z o.o.<br>ul. Podmurna 28, 87-100 Toruń   |   |
| projekt:<br>ROZBUDOWA, NADBUDOWA I PRZEBUDOWA ORAZ<br>ZMIANA SPOSOBU UŻYTKOWANIA PIWNIC I 1 PIĘTRA<br>DO FUNKCJI USŁUGOWO-HANDLOWEJ<br>ul. Łazienka 15-17, 87-100 Toruń<br>dział nr 13, obręb: 16 |   |
| projektant:<br>mgr inż. arch. Rafał Bald<br>nr upr. PO/KK/189/2008 w specj. architektonicznej   |   |
| projektant sprawdzający:<br>mgr inż. arch. Rafał Mysiak<br>nr upr. KPOKK IARP 88/2012 w specj. arch.  |   |
| opracowanie:<br>mgr inż. arch. Natalia Grzesiak   |   |
| instalacje sanitarne - projektant:<br>mgr inż. Piotr Karwowski<br>KUP/0259/PWBS/19 specj. instalacyjnej   |   |
| instalacje sanitarne - sprawdzający:<br>mgr inż. Joanna Worek<br>KUP/0075/PWBS/20 specj. instalacyjnej  |   |
| instalacje elektryczne - projektant:<br>inż. Aleksander Michalski<br>KUP/IE/3762/02 specj. instalacyjno-inżynierskiej   |   |
| instalacje elektryczne - sprawdzający:<br>mgr inż. Leszek Białkowski<br>KUP/IE/3035/02 specj. instalacyjno-inżynierskiej  |   |
| studium:<br>PROJEKT BUDOWLANY   | branża:<br>ARCHITEKTURA                                   |
| temat projektu:<br>PROJEKT ZAGOSPODAROWANIA<br>TERENU   |   |
| skala:<br>1:500   | data:<br>XI 2022<br>data:<br>II 2023<br>rysownik:<br>U.01 |